

注記


- 簡易自動消火装置に下記の接点を準備する。
 - (1) ガス遮断弁閉鎖用信号 (無電圧 a 接点/定格: DC 125V, 1A迄)
 - (2) 火災移報用信号 (無電圧 a 接点/定格: DC 125V, 1A迄)
 - (3) 排気ファン停止用信号 (無電圧 a 接点/定格: DC 125V, 1A迄)
 - (4) 電源遮断用信号 (無電圧 a 接点/定格: DC 125V, 1A迄)
- ※部電気工事とする。
 - (1) AC100V専用電源引込工事 (耐熱又は、耐火電線使用)
 - (2) ガス遮断弁用操作器への閉鎖用信号工事 (耐熱又は、耐火電線使用)
 - (3) 防災盤への火災移報用信号工事 (耐熱又は、耐火電線使用)
 - (4) 排気ファン停止用信号工事 (耐熱又は、耐火電線使用)
 - (5) 電源遮断用信号工事 (耐熱又は、耐火電線使用)
- ガス遮断弁及び操作器取付工事はガス工事とする。
- 簡易自動消火装置のダクト部警戒長さは当該ダクトの水平部分5mとする。
- 各フード並びに各容器ユニット近辺に、必ず天井点検口を設けること。
- ダクト部の警戒は水フィルターとする(空調設備)
- 簡易自動消火装置はフード・レンジ(フライヤー)用を使用すること。

凡 例		
名称	備考	
1	1本用消火格納箱	強化液(3L)
2	2本用消火格納箱	強化液(3L)
3	3本用消火格納箱	強化液(3L)
噴射ノズル	フード用	
噴射ノズル	レンジ及びフライヤー用	
感知器(フード用)	サーミスタ式	
P	遠隔操作パネル	
配線	HP 0.9	
鋼管	10φ-8φ	
ガス遮断弁	別 途	
G	ガス操作器	別 途

注 記: 感知方式…二段階式150℃燃料ガス停止
180℃消火装置作動とする。

消火剤ユニット仕様				
記号	型式	用途	防護面積	消火剤容量
HR	KGL-14HR	フード用	2400mm × 1700mm	強化液 3L
		レンジ用	2400mm × 1500mm	
HF	KGL-14HF	フード用	2400mm × 1700mm	
		フライヤー用	700mm × 1200mm	

番号	フードサイズ	厨房器具名	消火装置		水フィルター
			HR (フードレンジ用)	HF (フードフライヤー用)	
(例) 1	1600 × 700	ガスコンロ	1		付
(例) 2	1100 × 750	フライヤー		1	付

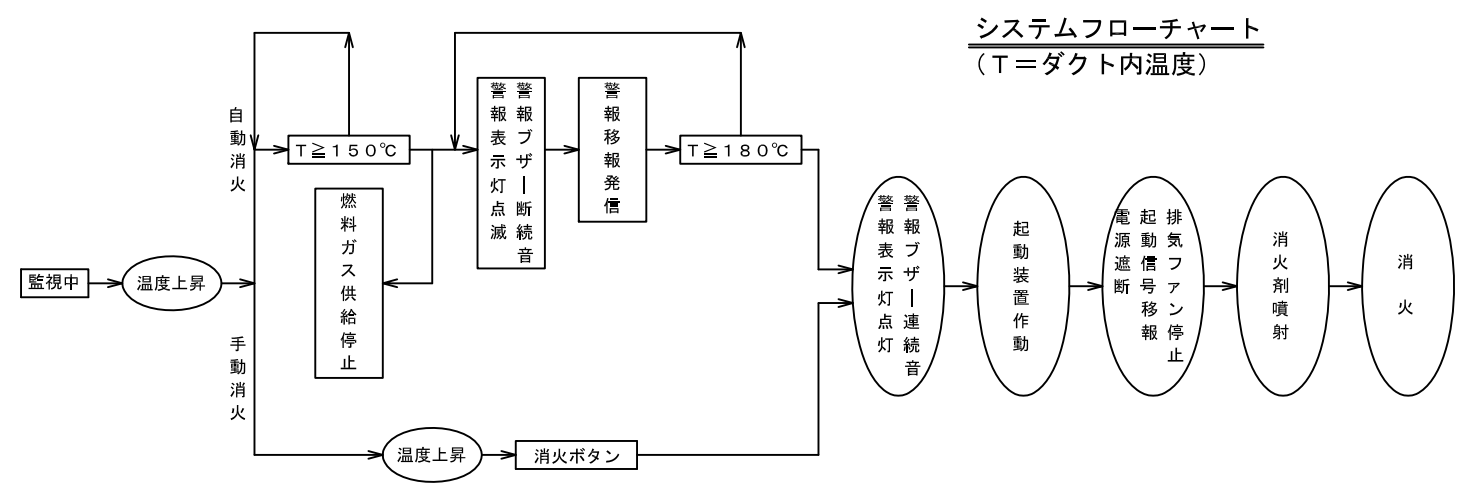

本システム図はグリス除去装置に水フィルターを使用した場合の簡易自動消火設備の設置例になります。

件名	簡易自動消火設備システム図		図面番号
作成者	日付	縮尺	1:100